


QUADRO DE ÁREAS

TERRENO	3.381,77 m ²
CONSTRUÇÃO TOTAL	1.087,20 m ²
ÁREA LIVRE	2.294,57 m ²

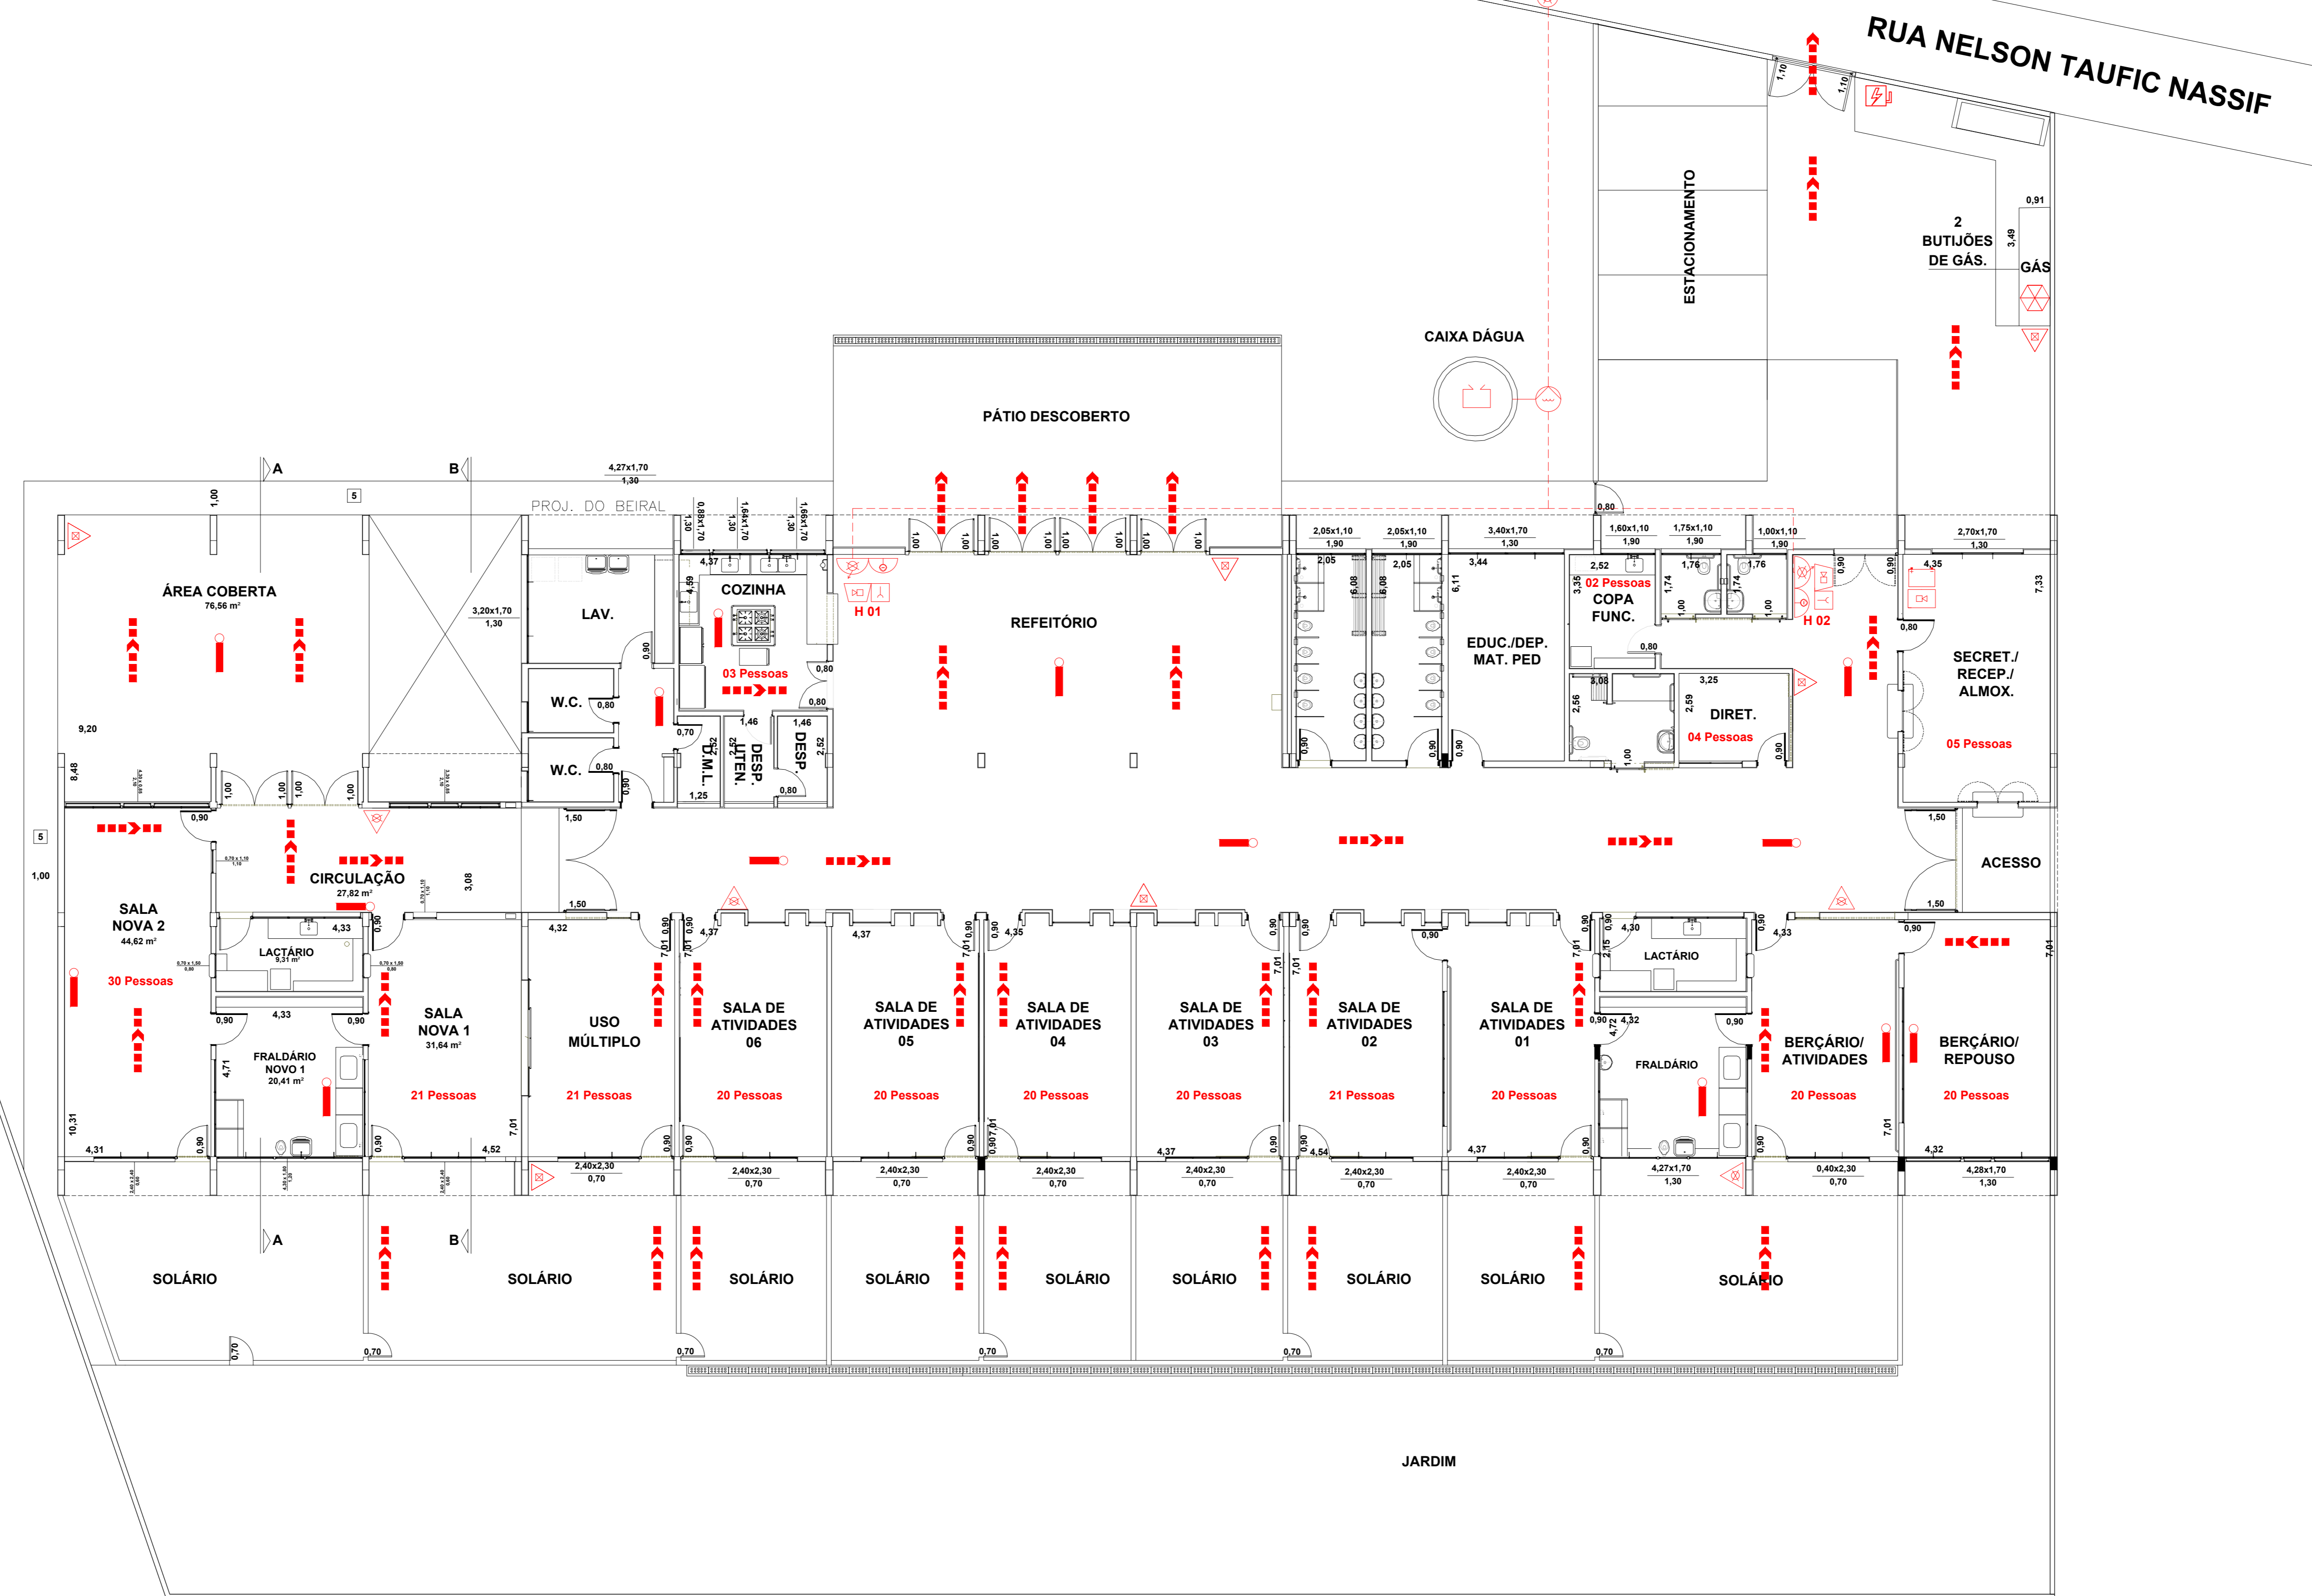

PLANTA BAIXA

ESCALA 1:100

LEGENDA INCÊNDIO	
	Extintor de Água Pressurizada (2-A)
	Extintor de Pó Químico Seco BC (20-B-C)
	Ponto de Iluminação de Emergência de Aclaramento Autônoma
	Ponto de Iluminação de Emergência de Balizamento Autônoma
	Central do Sistema de Alarme
	Baterias do Sistema de Alarme
	Acionador Manual do Sistema de Alarme
	Avisor Sonoro tipo Sirene
	Central do Sistema de Iluminação de Emergência
	Baterias do Sistema de Iluminação de Emergência
	Hidrante Simples (1 Saída)
	Acionador Manual da Bomba de Incêndio (Liga/Desliga)
	Registro de Recalque
	Bomba de Incêndio
	Reserva de Incêndio
	Tubulação do Sistema de Hidrantes Enterrada
	Direção do Fluxo da Rota de Fuga
	Saída Final da Rota de Fuga
	Central de G.L.P.
	Chave Elétrica Principal

RUA ANTONIO JORGE MANSUR

PROJETO TÉCNICO DE PROTEÇÃO CONTRA INCÊNDIO 02/05

ART. N.º.: 28027230190995732

Ocupação: Educacional - E - 5 - Pré-Escola
 Local: Rua Evelin Casseb Taufic, 110
 Bairro: Jardim Universitário
 Município: Leme - SP
 Proprietário: Município de Leme
 Resp. pelo uso: Município de Leme
 Responsável Técnico: Engº Gustavo José S. Baldin - CREA: 5070182160-SP
 Área Terrenp: 3.381,77m² - Área construída: 1.087,20 m² - Escalas: Indicadas.

PLANTA BAIXA