




IMPLANTAÇÃO - PAV. TÉRREO
ESCALA 1:200

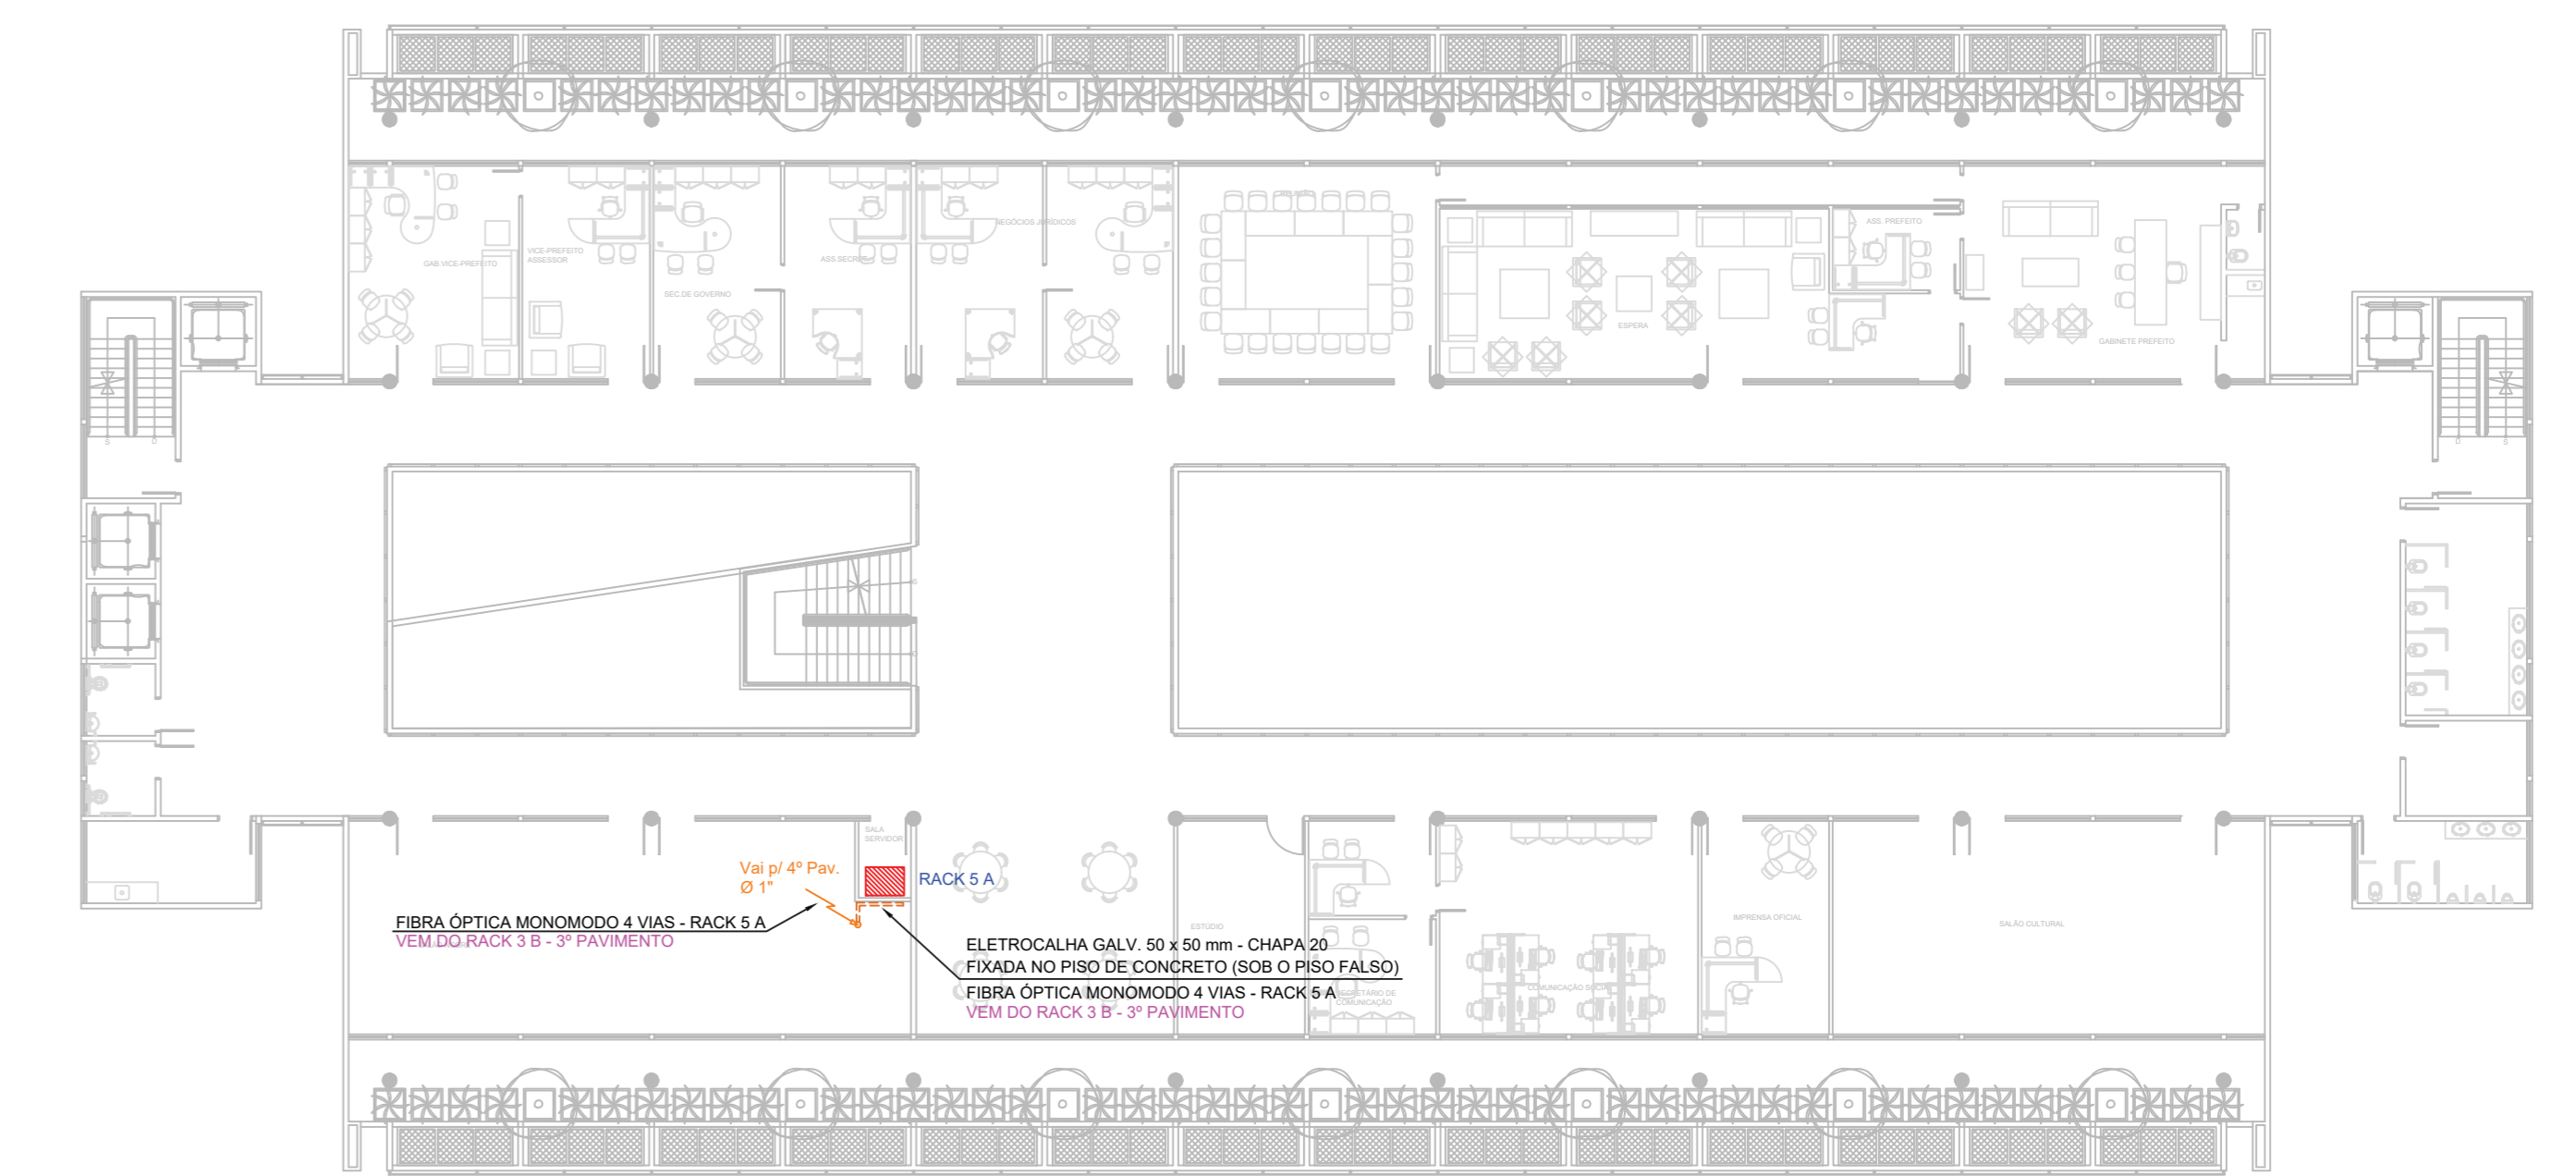


PLANTA BAIXA - 5º PAVIMENTO
ESCALA 1:200

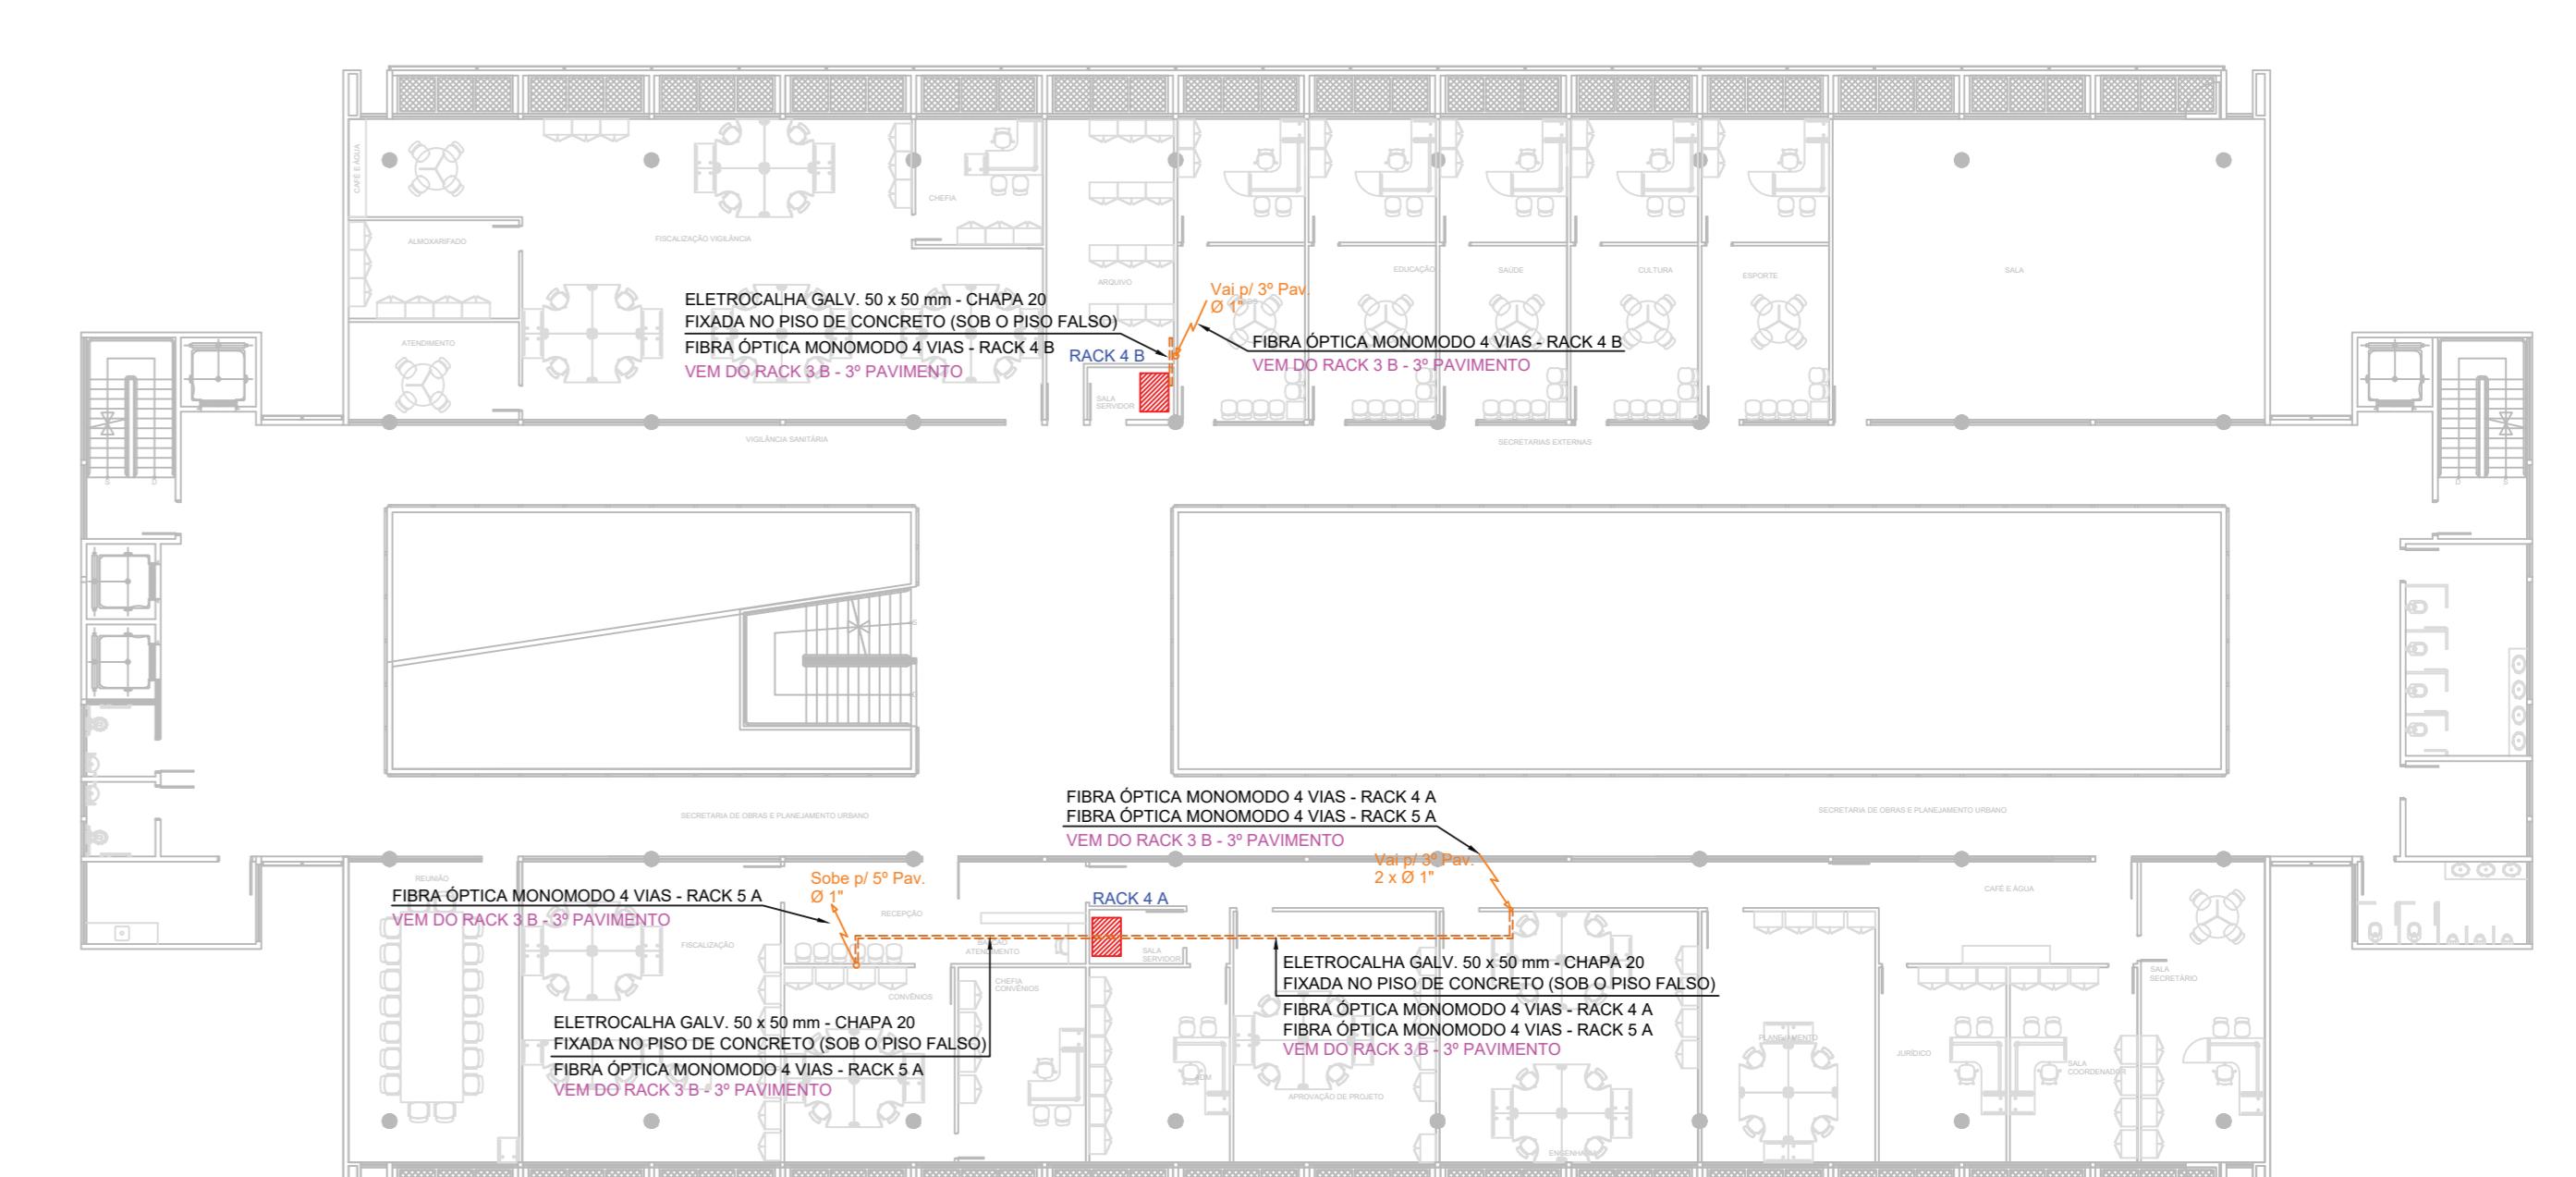


PLANTA BAIXA - 4º PAVIMENTO
ESCALA 1:200

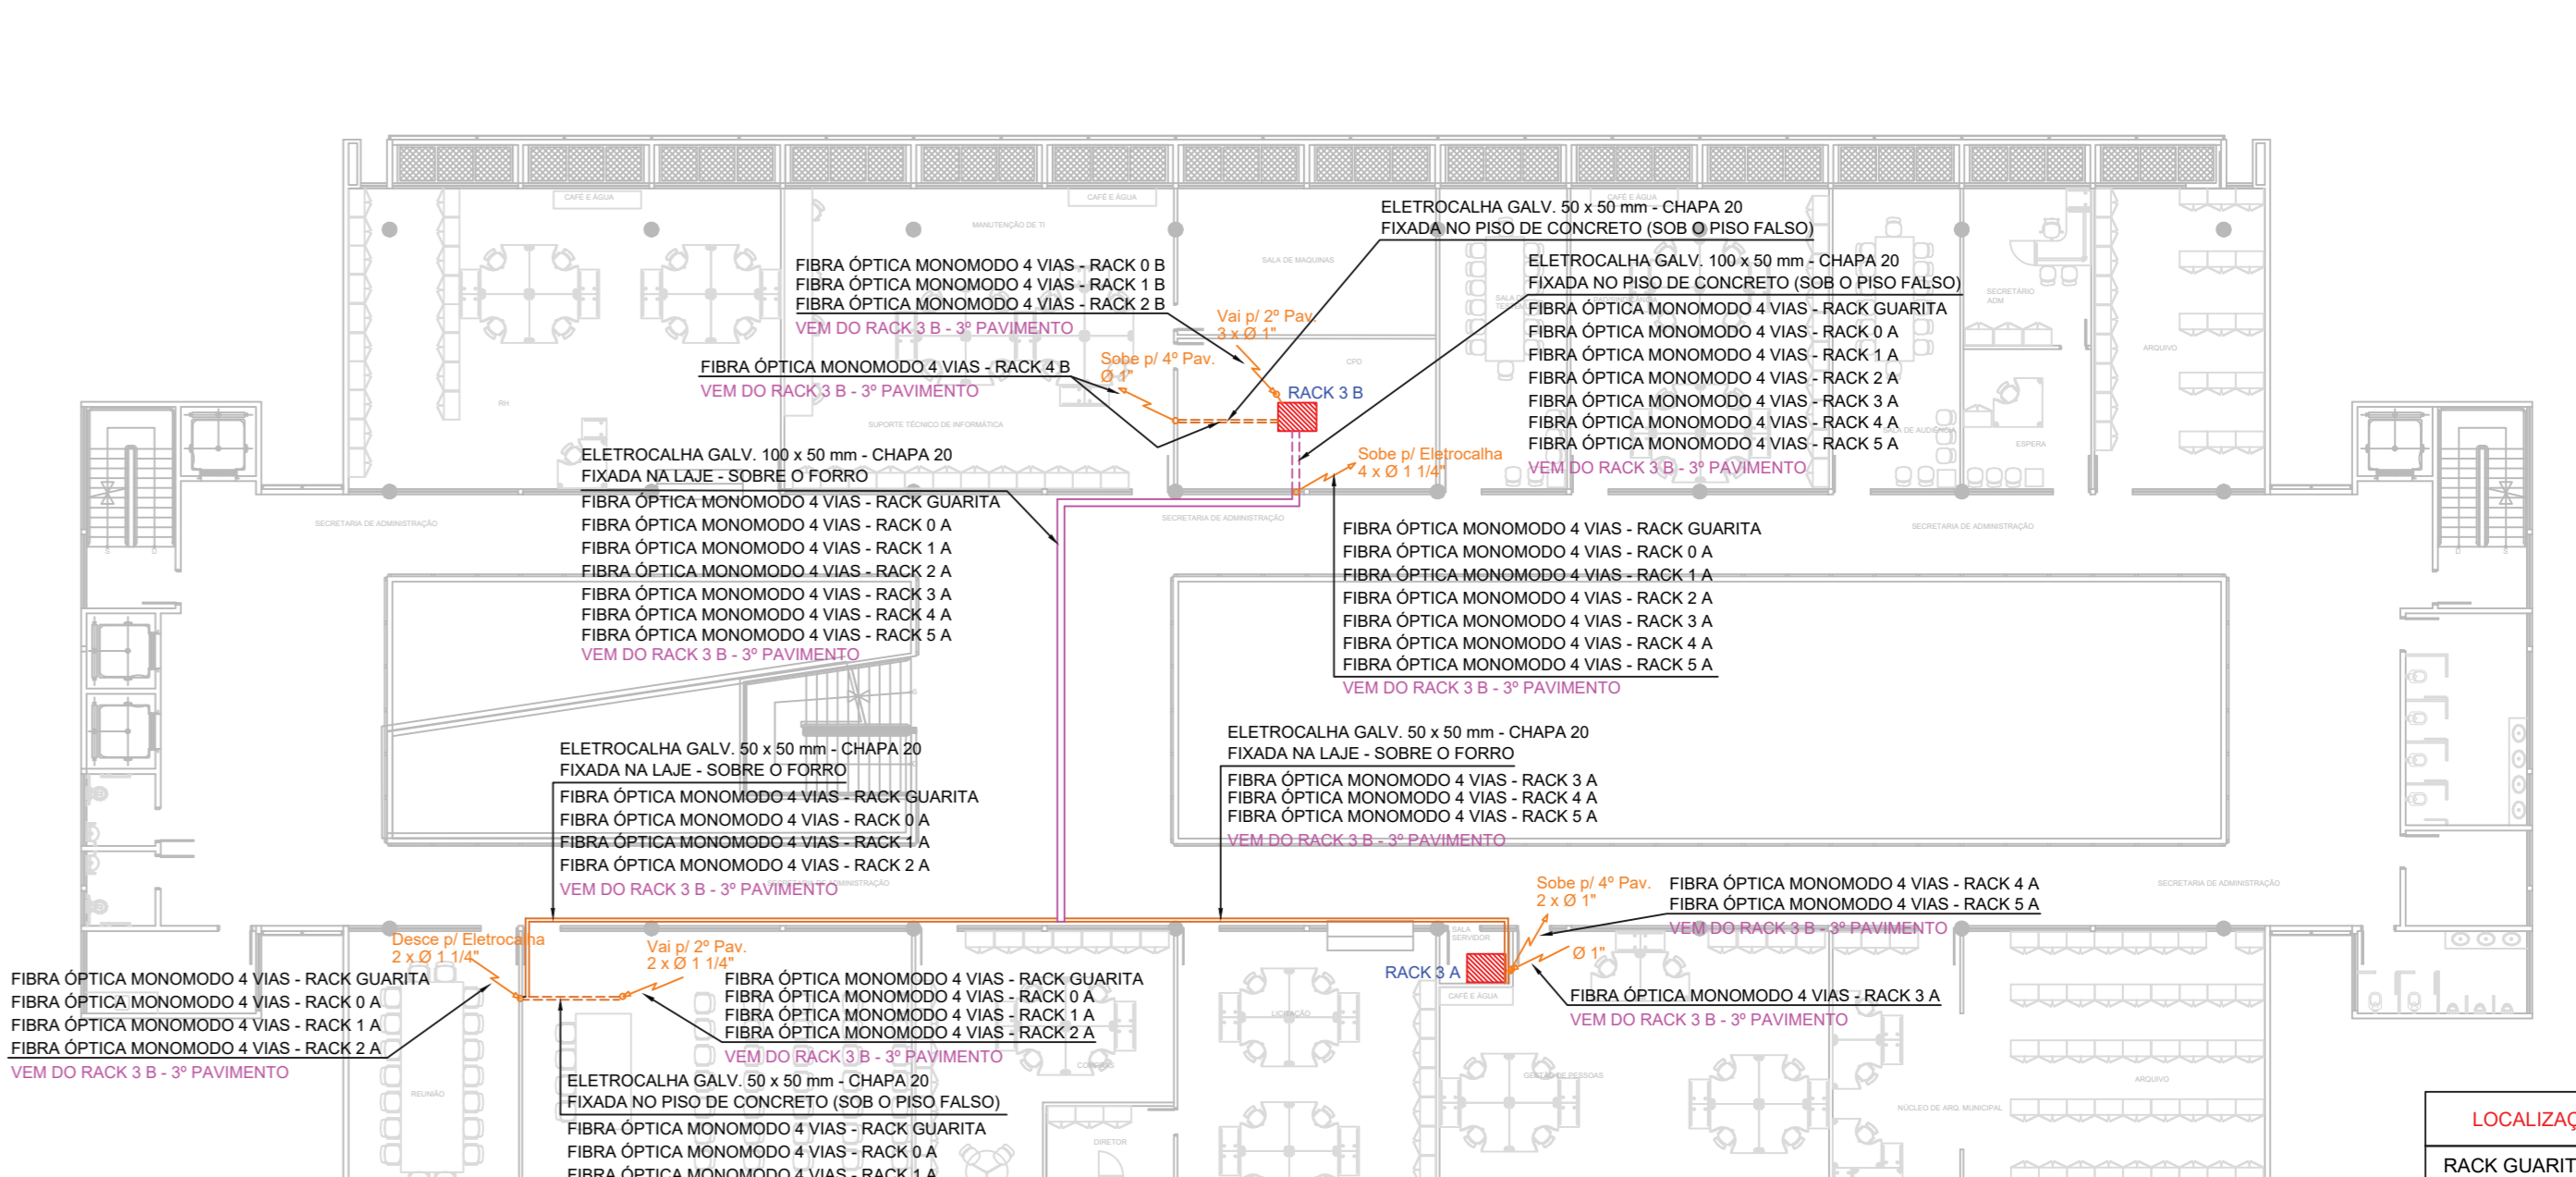

PLANTA BAIXA - 3º PAVIMENTO
ESCALA 1:200

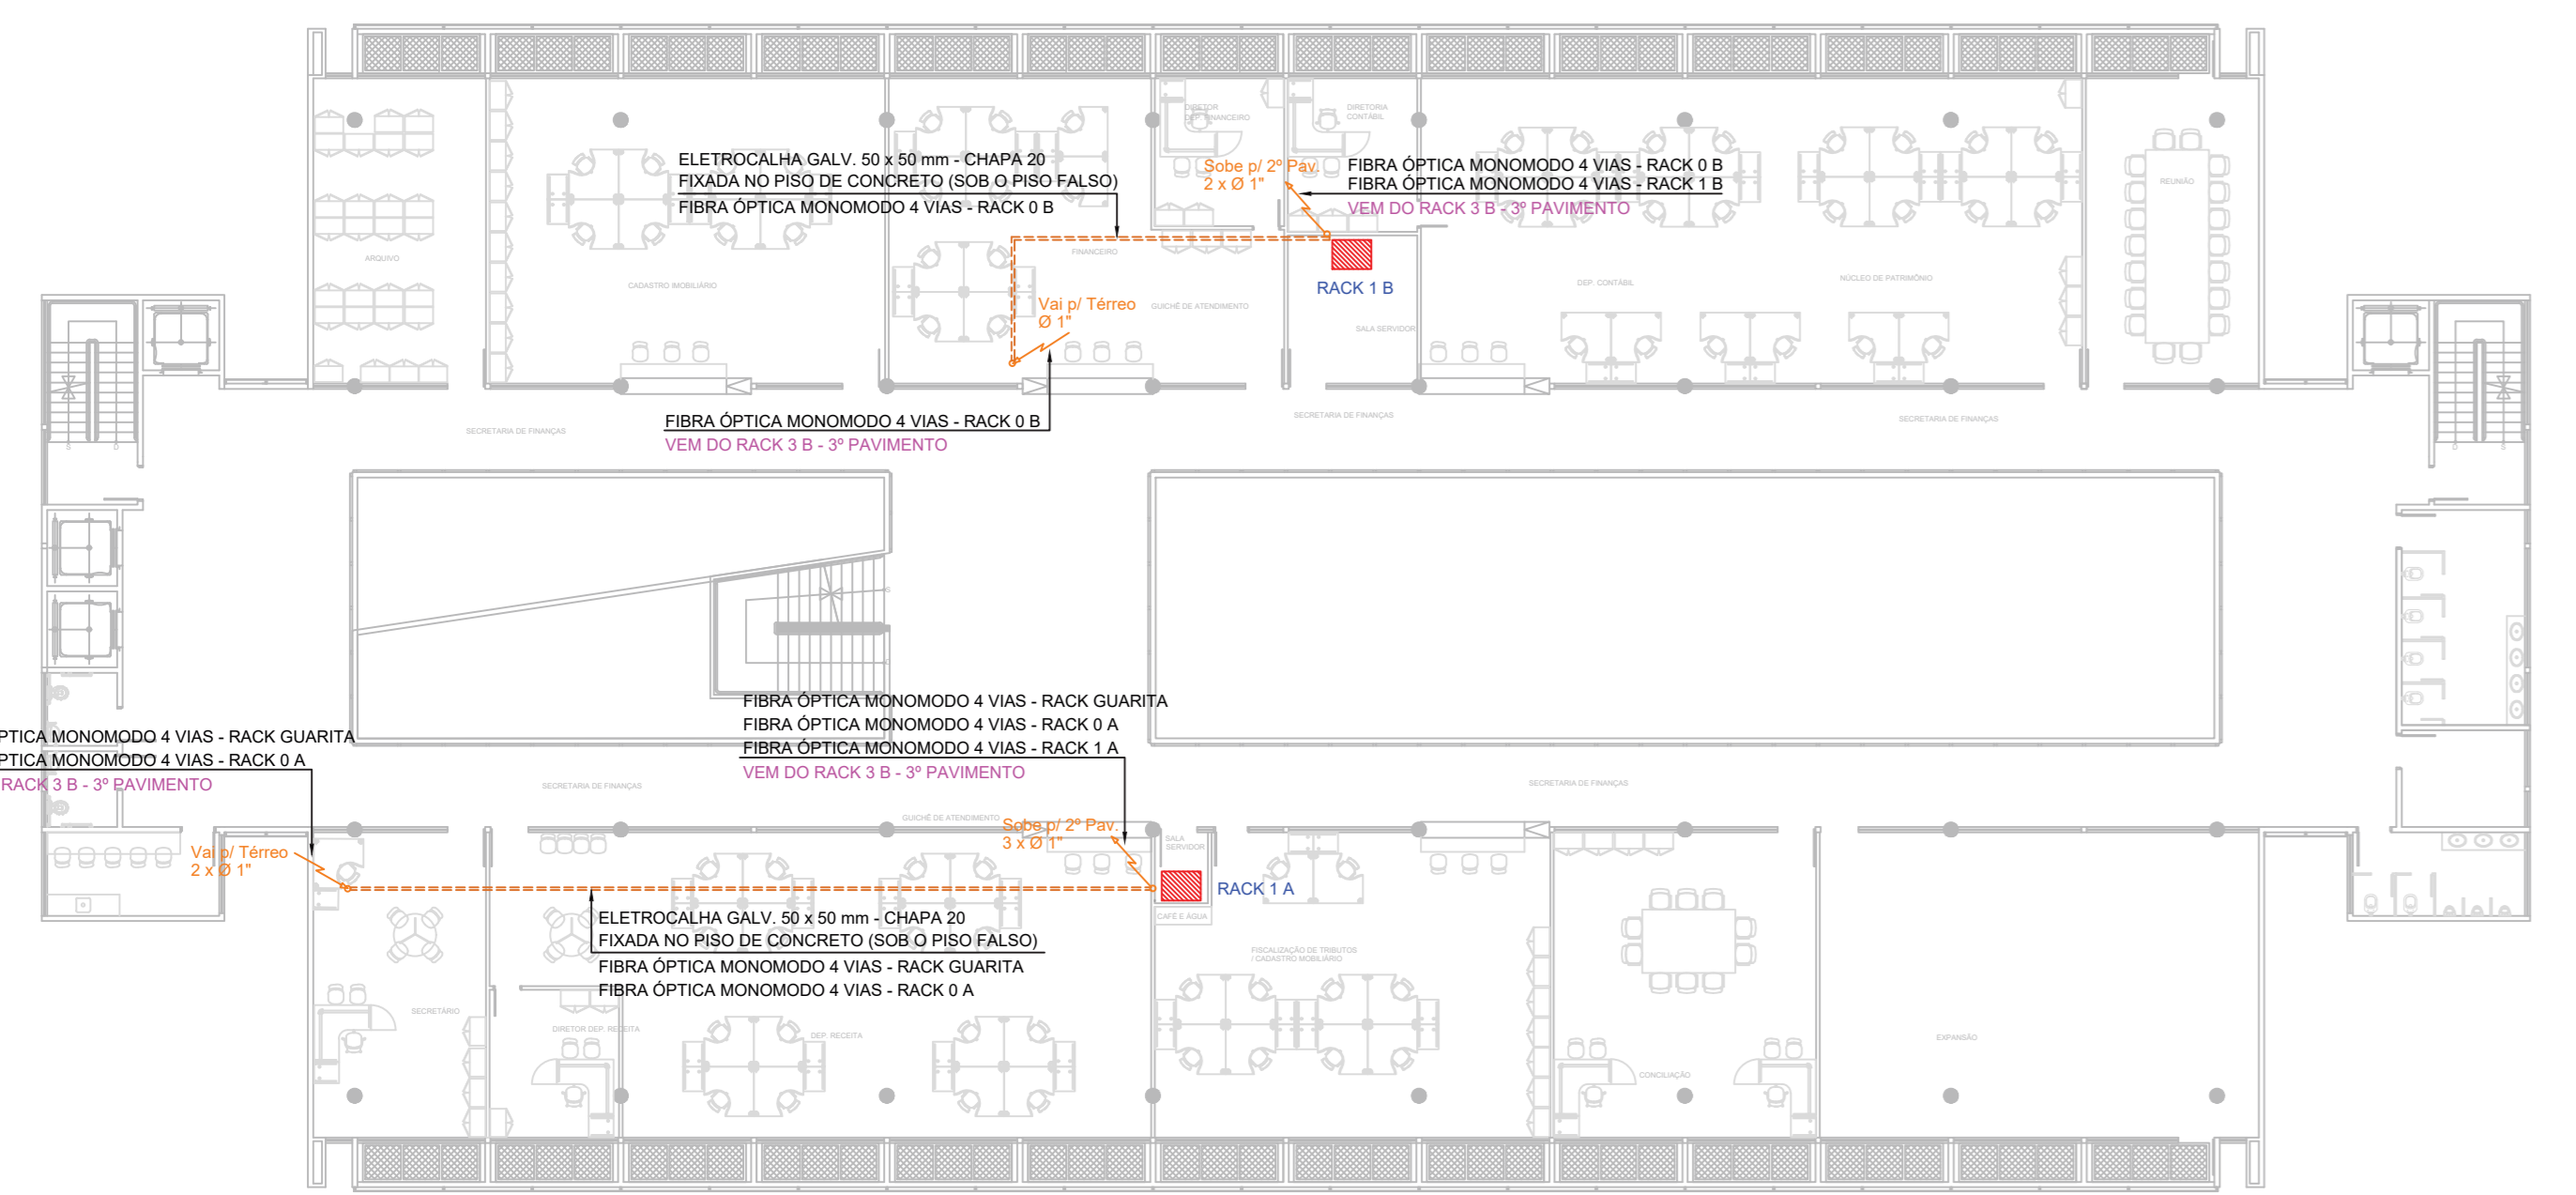

PLANTA BAIXA - 1º PAVIMENTO
ESCALA 1:200

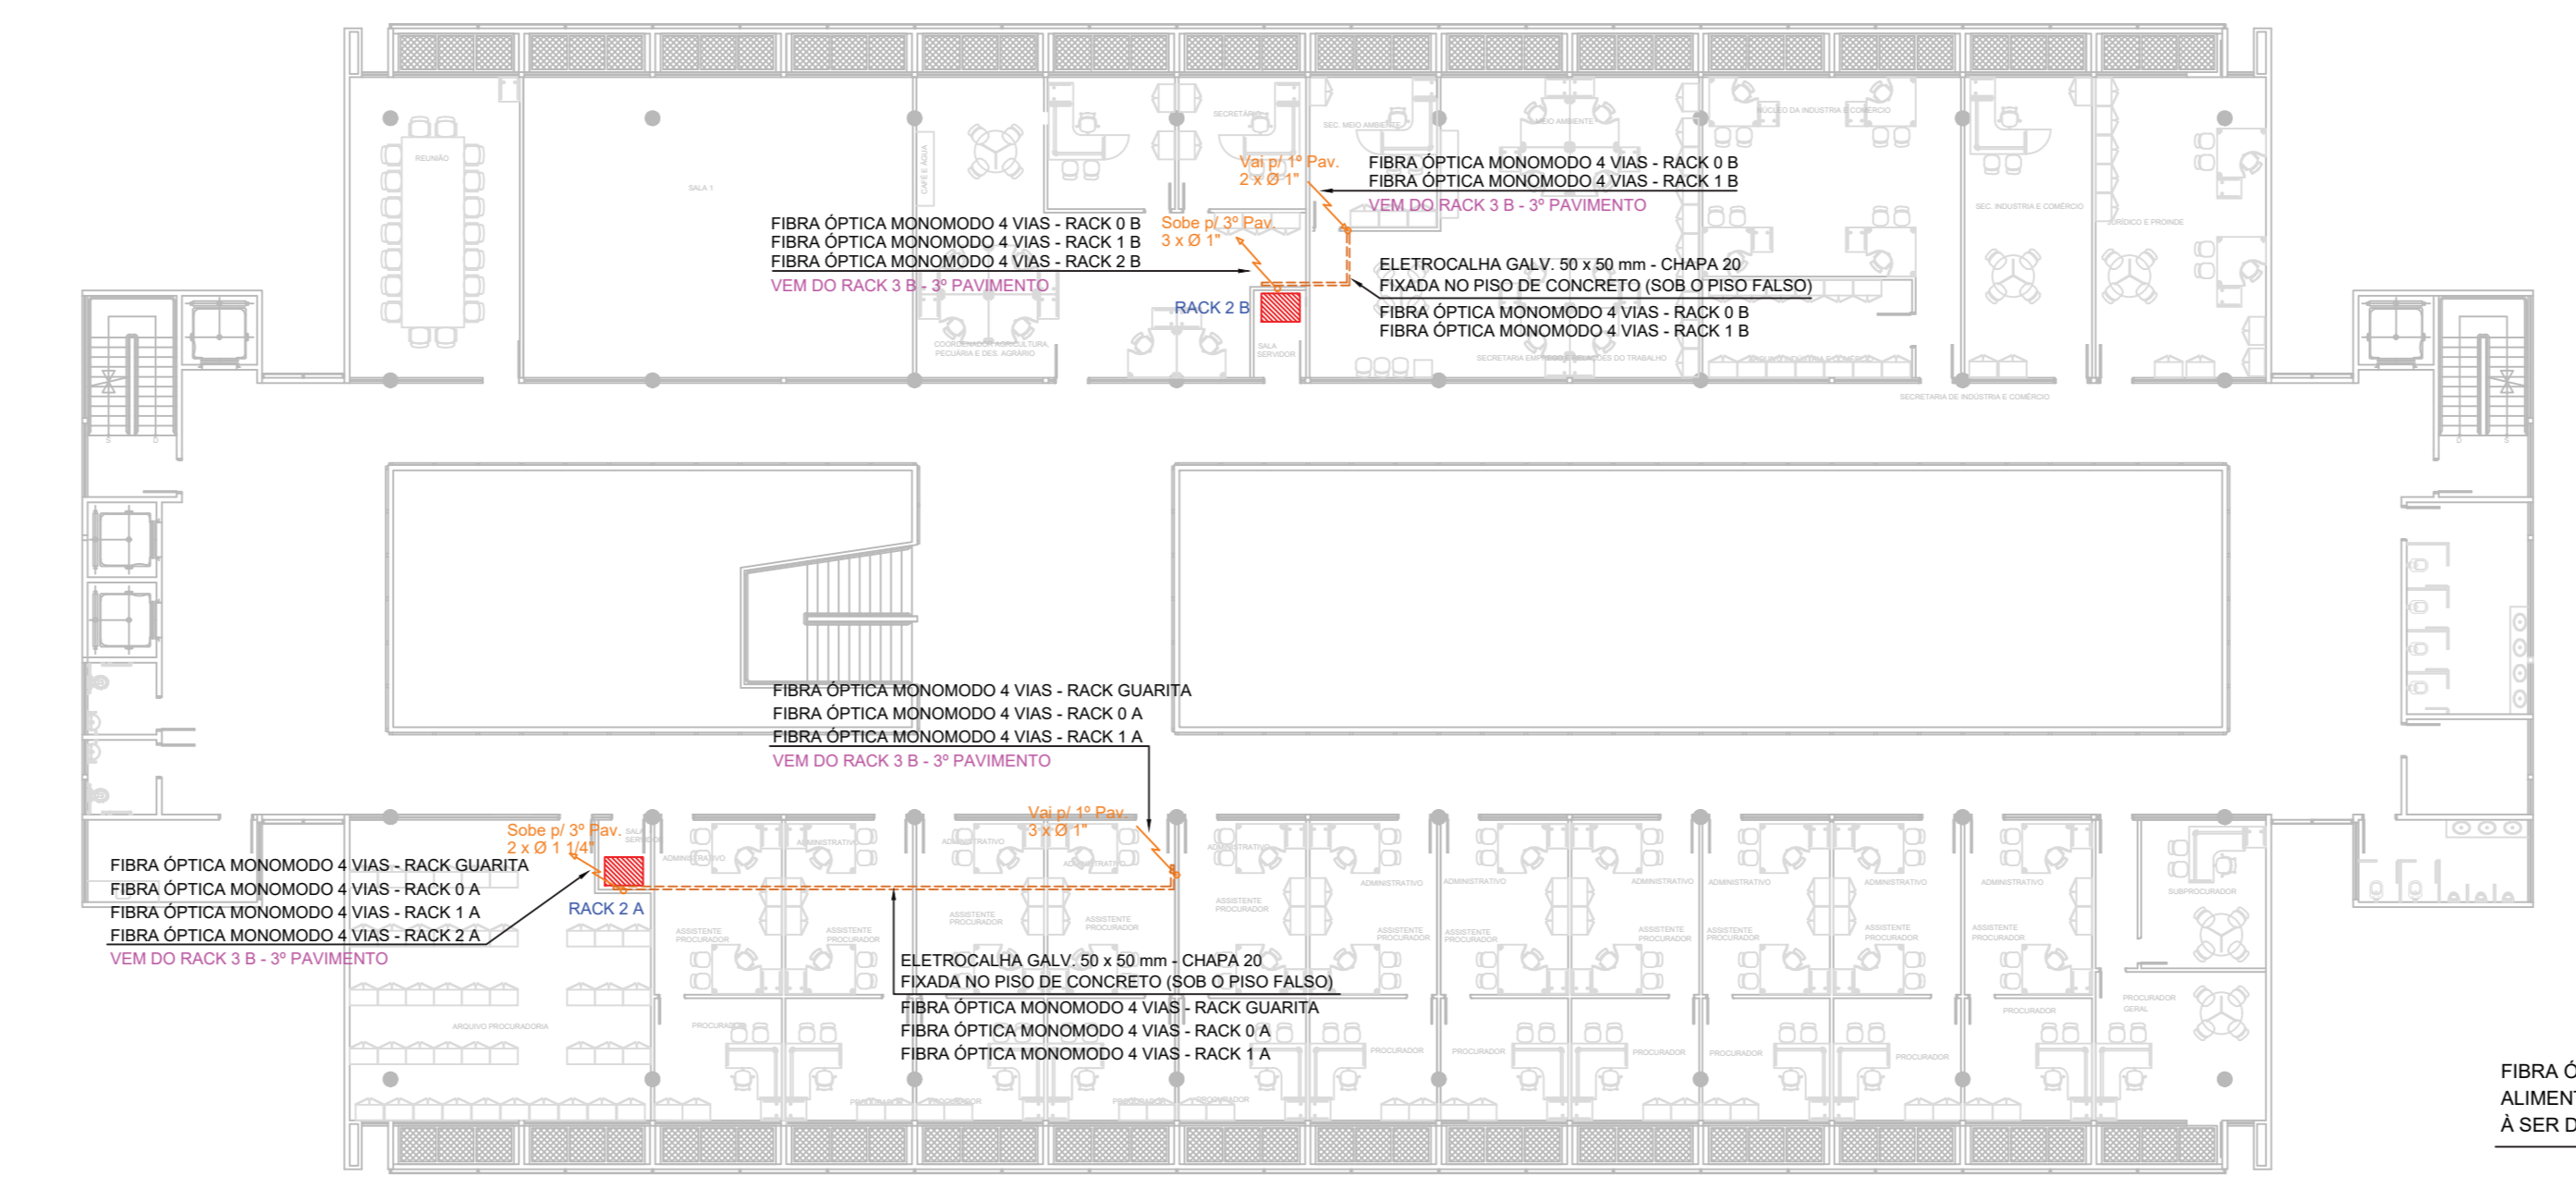

PLANTA BAIXA - 2º PAVIMENTO
ESCALA 1:200

LEGENDA:

SIMBOLOGIA	DESCRIÇÃO
-----	ELECTROCALHA GALV. 50 x 50 mm - CHAPA 20 - FIXADA NO PISO DE CONCRETO (SOB O PISO FALSO)
-----	ELECTROCALHA GALV. 50 x 50 mm - CHAPA 20 - FIXADA NA LAJE - SOBRE O FORRO
-----	ELECTROCALHA GALV. 100 x 50 mm - CHAPA 20 - FIXADA NO PISO DE CONCRETO (SOB O PISO FALSO)
-----	ELECTROCALHA GALV. 100 x 50 mm - CHAPA 20 - FIXADA NA LAJE - SOBRE O FORRO
-----	ELECTRODUTO PEAD Ø 2" - ENVOLVIDO POR CONCRETO
-----	TUBULAÇÃO QUE DESCE
-----	TUBULAÇÃO QUE PASSA
-----	TUBULAÇÃO QUE SOBEE

ESQUEMÁTICO

FIBRA ÓPTICA MONOMODO 4 VIAS	RACK
44 U x 1070 mm	RACK GUARITA - 16 U x 670 mm - 82 x 60 x 70 cm
210 x 60 x 110 cm	RACK 0 A - 36 U x 970 mm - 170 x 60 x 100 cm
	RACK 0 B - 44 U x 1070 mm - 210 x 60 x 110 cm
	RACK 1 A - 36 U x 970 mm - 170 x 60 x 100 cm
	RACK 1 B - 44 U x 1070 mm - 210 x 60 x 110 cm
	RACK 2 A - 44 U x 1070 mm - 210 x 60 x 110 cm
	RACK 2 B - 36 U x 970 mm - 170 x 60 x 100 cm
	RACK 3 A - 36 U x 970 mm - 170 x 60 x 100 cm
	RACK 3 B - 44 U x 1070 mm - 210 x 60 x 110 cm
	RACK 4 A - 36 U x 970 mm - 170 x 60 x 100 cm
	RACK 4 B - 36 U x 970 mm - 170 x 60 x 100 cm
	RACK 5 A - 36 U x 970 mm - 170 x 60 x 100 cm

LOCALIZAÇÃO DOS RACKS

RACK GUARITA	GUARITA
RACK 0 A	TERREO
RACK 0 B	TERREO
RACK 1 A	1º PAV.
RACK 1 B	1º PAV.
RACK 2 A	2º PAV.
RACK 2 B	2º PAV.
RACK 3 A	3º PAV.
RACK 3 B	3º PAV.
RACK 4 A	4º PAV.
RACK 4 B	4º PAV.
RACK 5 A	5º PAV.

VIACORP

CLIENTE: MUNICÍPIO DE LEME
CNPJ: 46.362.661/0001-68

ART: 28027320210318139
RESPONSÁVEL TÉCNICO: LEONARDO B. PERATELLI
ENR. ELETRICISTA - CREA: S/P - 507592100

PROJETO: TUBULAÇÃO PI FIBRAS ÓPTICAS DE ALIMENTAÇÃO DOS RACKS

ENDEREÇO DA OBRA: PAÇO MUNICIPAL - LEME - SP.

DATA: 08/03/2021
ESCALA: 1:200
PROJETO Nº: EL-1283
FOLHA: 01/07
REVISÃO: 0
FORMATO FOLHA: A0